



1 PLANTA BAIXA
ESCALA 1/75

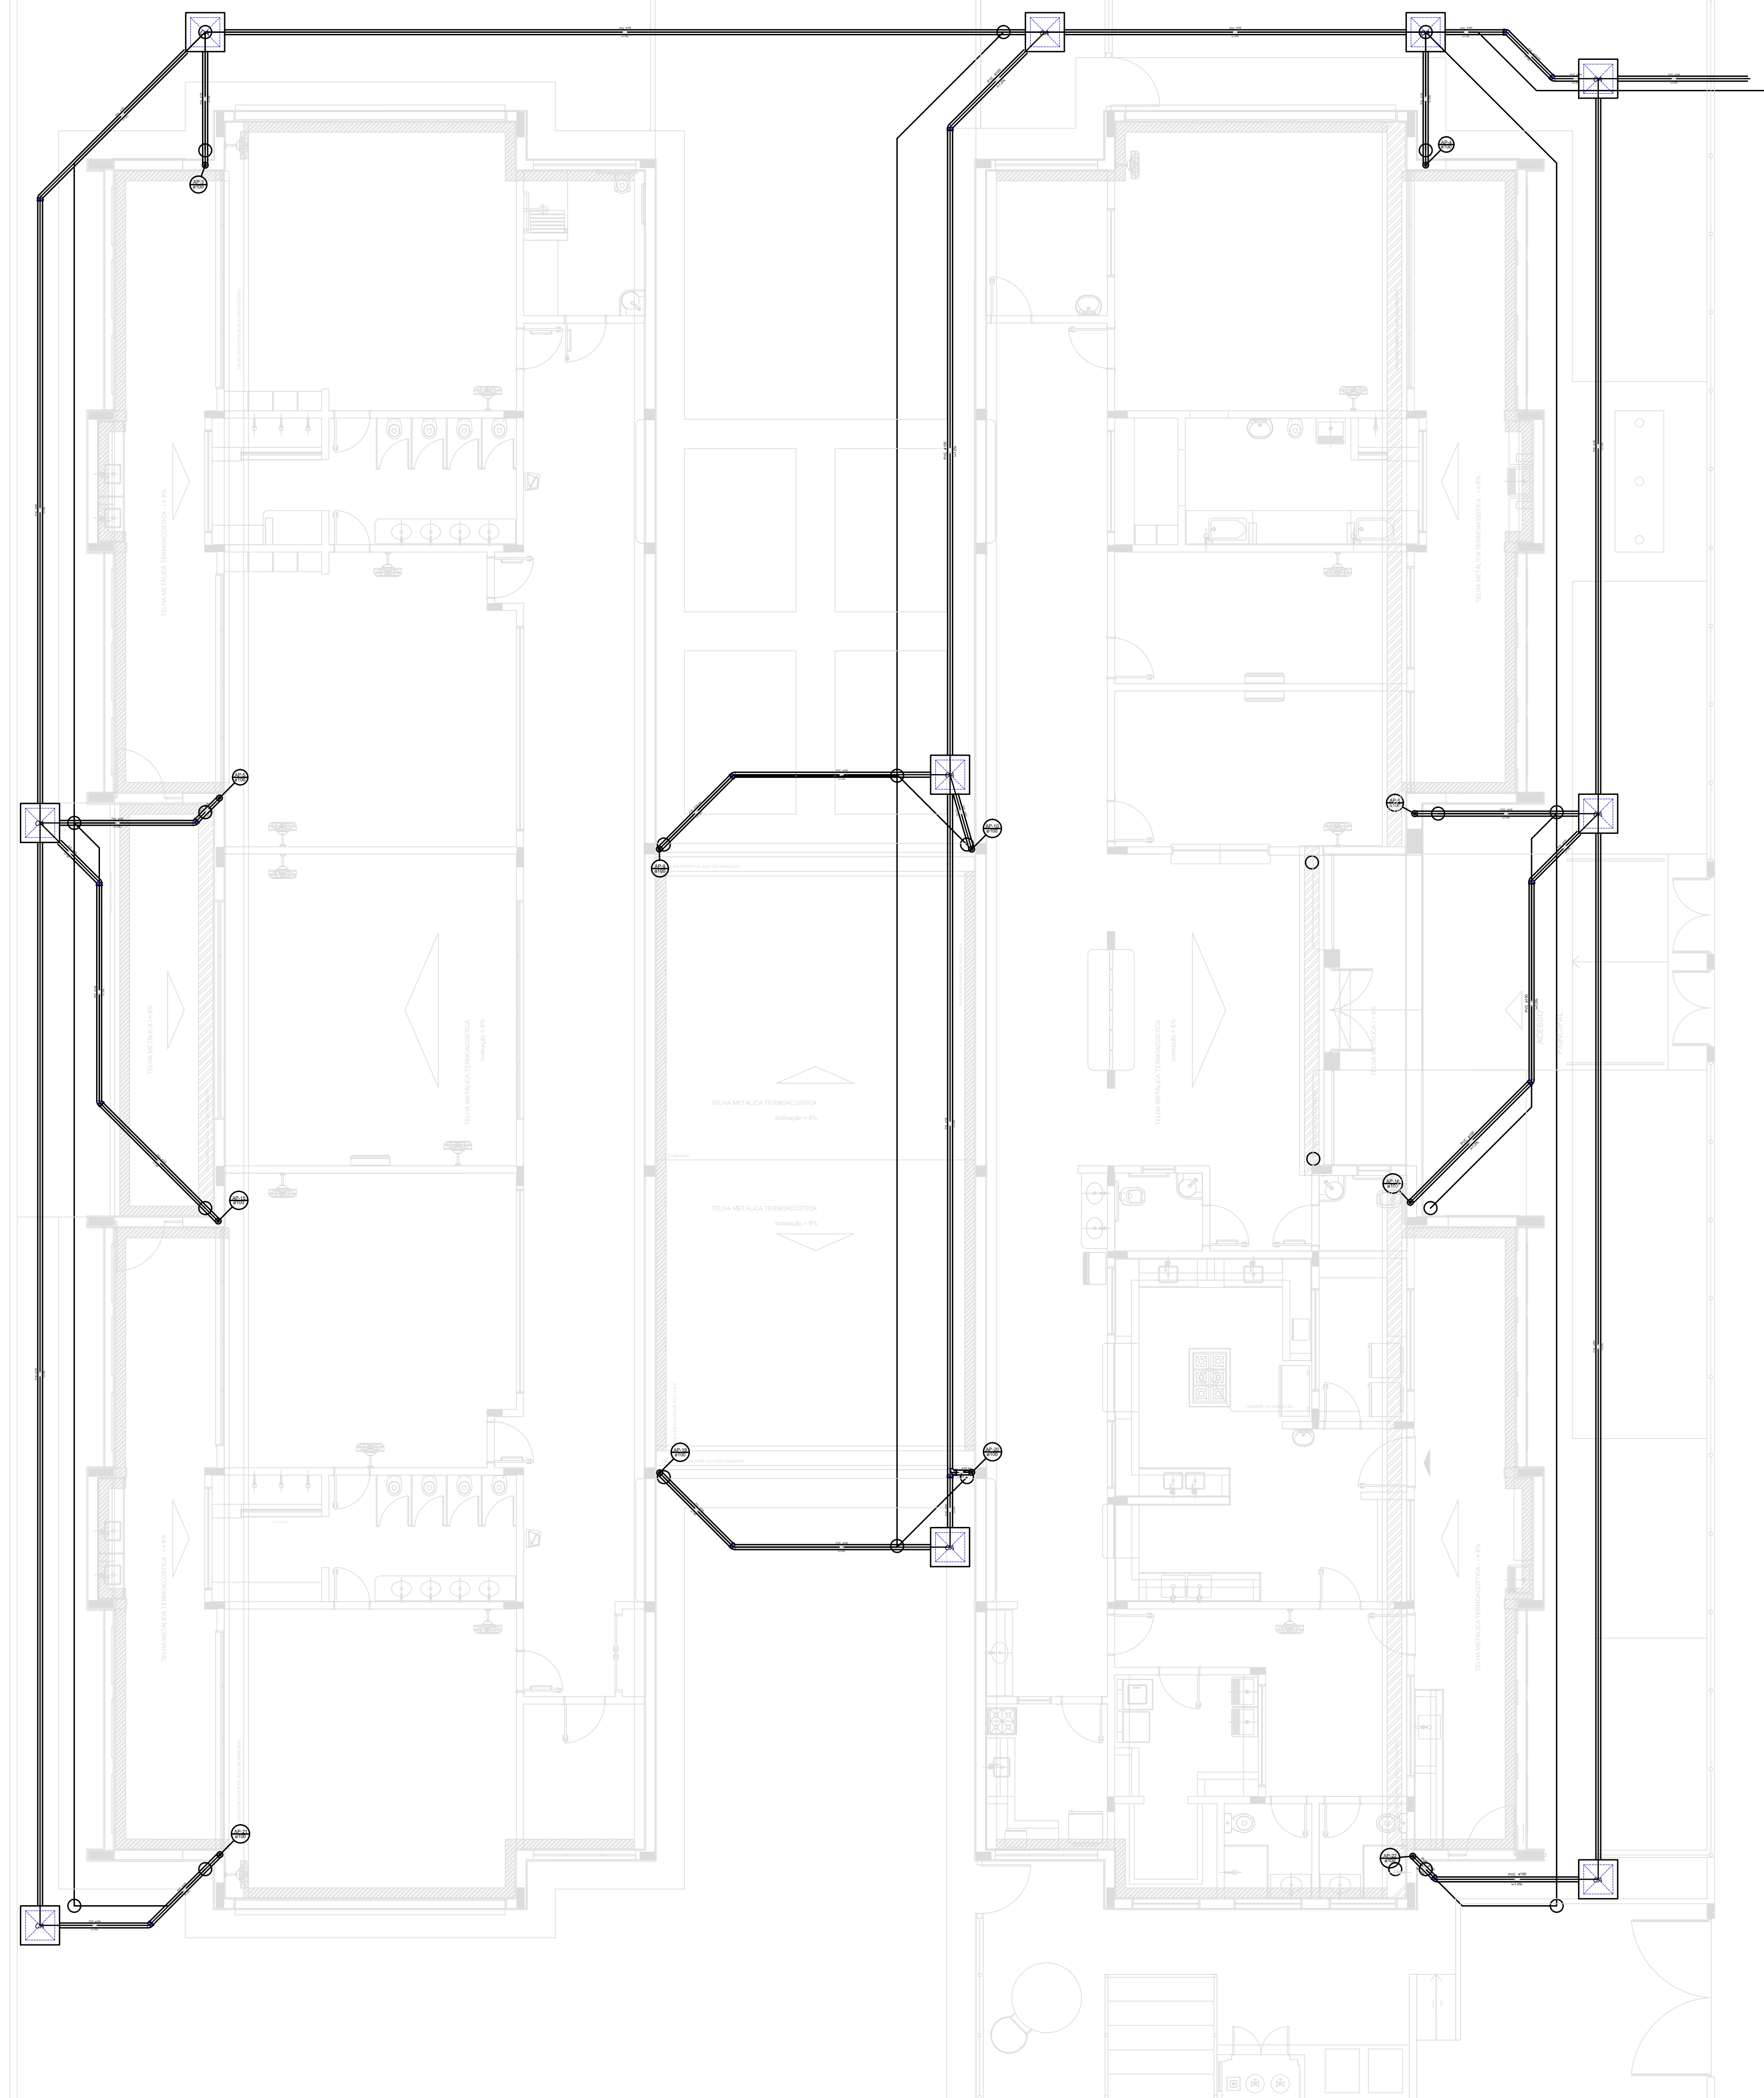

LEGENDA	
	CAIXA DE AREA PLUVIAL SIMPLES
	JOELHO 45
	JOELHO 45- DESECE
	JOELHO 90
	JOELHO 90- COLLINA
	JOELHO 90- DESECE
	CURVA 90 CURTA- DESECE
	JUNÇÃO SIMPLES
	TE SANITÁRIO
	RALOS PLUVIAIS

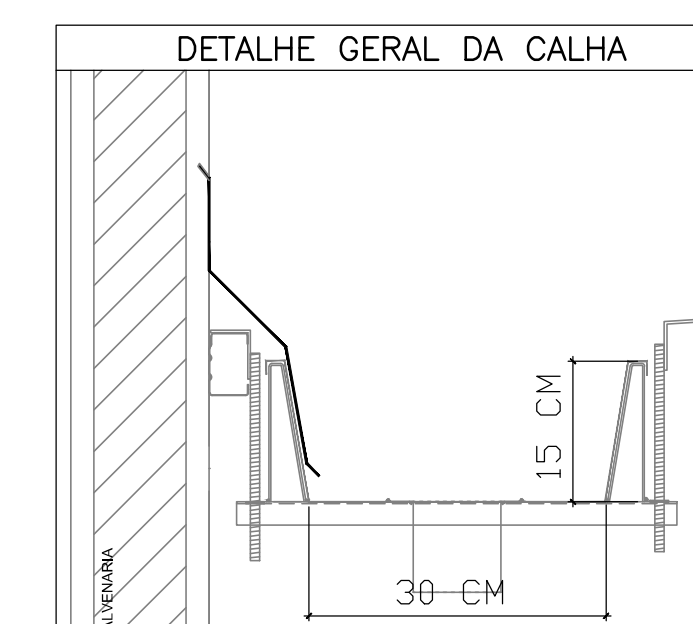

PROJETO PADRÃO - FNDE

PROPRIETÁRIO: _____
 ENDEREÇO: _____
 MUNICÍPIO - UF: _____

PROPRIETÁRIO _____

RESP. TÉCNICO _____ CREA _____

AUTOR DO PROJETO _____ CAU _____

DLFO _____ CREA _____

RA _____

OBSERVAÇÕES:
 PROJETO EXECUTIVO

PROGRAMA PROINFÂNCIA - PROJETO TIPO 2
 PROJETO DE INSTALAÇÕES

COORDENAÇÃO CGEST - Coordenação Geral de Infraestrutura Educativa	PLANTA DE LANÇAMENTO DA REDE PLUVIAL TÉRREO	HAP
REVISÃO R/00	ESCALA 1/75 DATA EMISSÃO JUNHO/2015	PRANCHA 03/03
FORMATO A0 (841x1189)		