


— ARQ ILUMINAÇÃO DO CAMINHÓDROMO MUNICIPAL - Trecho 02
ESCALA - 1/500

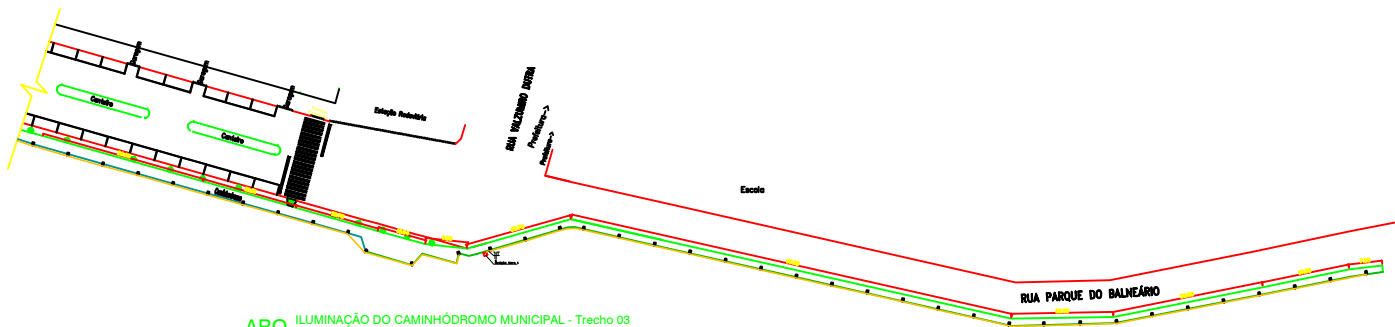

— ARQ ILUMINAÇÃO DO CAMINHÓDROMO MUNICIPAL - Trecho 03
ESCALA - 1/500

LEGENDA

	POSTE DUPLO = 3,27m	113
	POSTE DUPLO = 3,27m	03
	POSTE DUPLO H=9m	01
	MEDIÇÃO EXISTENTE	03
	MEDIÇÃO NOVA	02
	CONDUTOR	

RUA VALZUMIRO DUTRA, 161 - CENTRO - CEP 98.460-000
FONE (55) 3745-1288 - IRAÍ/RS




MUNICÍPIO DE IRAÍ

PLANTA BAIXA/ELÉTRICA-TRECHO 02/03

ILUMINAÇÃO DO CAMINHÓDROMO MUNICIPAL	PRIMEIRA	02	DATA:	14/09/21
AV. GEN. FLORES DA CUNHA - CENTRO	ESCALA:	1:500	MEY. TOTAL	2.456,00M

PATRÃO ENGENHEIRO DE OBRA: ARTD): G. OLSON BERNARDI

e-mail: mateusArlindo@hotmail.com